

LEGENDA DE JANELAS				
REF.	Dimensões (cm)	QUANT.	TIPO	AMBIENTES
Q01	400x80/170	19	Baculante	Sala de aula, IS, informática, lab. informático, brinquedoteca
Q02	295x80/170	06	Baculante	IS, despense, AS
Q03	100x80/170	03	Baculante	DML, almoxarifado
Q04	80x80/170	02	Baculante	IS func.
Q05	140x80/170	02	Baculante	IS PNE infantil
Q06	300x140/110	04	Cornelisa	Secretaria, diretoria/vice, supervisão, recurso
Q07	350x140/110	01	Cornelisa	Cozinha
Q08	400x140/110	03	Cornelisa	Biblioteca e sala dos professores
Q09	200x140/110	01	Cornelisa	Cozinha
Q10	140x140/110	04	Cornelisa	Copista, secretaria, área de serviço
Q11	500x140/110	16	Cornelisa	Informática, lab. recursos, brinquedoteca, salas de aula
Q12	400x250/00	01	Vidro fixo-cornelisa	Biblioteca

LEGENDA DE PORTAS				
REF.	Dimensões (cm)	QUANT.	TIPO	AMBIENTES
P01	80x210	34	Alumínio	Banheiro de professores, sala dos professores, banheiros, pedagogia, vice-diretoria, diretoria, secretaria, despensa, de alimentos, cozinha, informática, salas de aula, área de serviço
P02	70x210	02	Alumínio	DML e almoxarifado
P03	400x250	01	Alumínio-vidro	Biblioteca
P04	60x210	01	Alumínio	Almoxarifado
P05	80x210	06	Alumínio	IS adm., IS PNE inf. e IS func.
P06	60x160	40	Alumínio	Banheiros

TÍTULO
PROJETO DA NOVA ESCOLA MUNICIPAL DONA NANÁ

DETALHES DO PROJETO

PROJETO ARQUITETÔNICO E.M.DONA NANÁ 1:100
Assunto 250x4

FASE 1
PÁGS 1 REVISOS

PLANTA BAIXA - TÉRREO / IMPLANTAÇÃO

OBSERVAÇÕES

AUTORES

SDU

Proprietário(s): SECRETARIA DE DESENVOLVIMENTO URBANO / SDU
PREFEITURA MUNICIPAL DE LAGOA SANTA

Responsável Técnico: DOMINGOS DE SOUZA BARBOSA
CREA: 147846/D

VISTOS


FOLHA

RESPONSÁVEL PELO PROJETO ARQUITETÔNICO
DR. BRUNO R. G. FREITAS


SECRETARIA DE DESENVOLVIMENTO URBANO
DR. BRUNO SALGADO

01/08

03/08

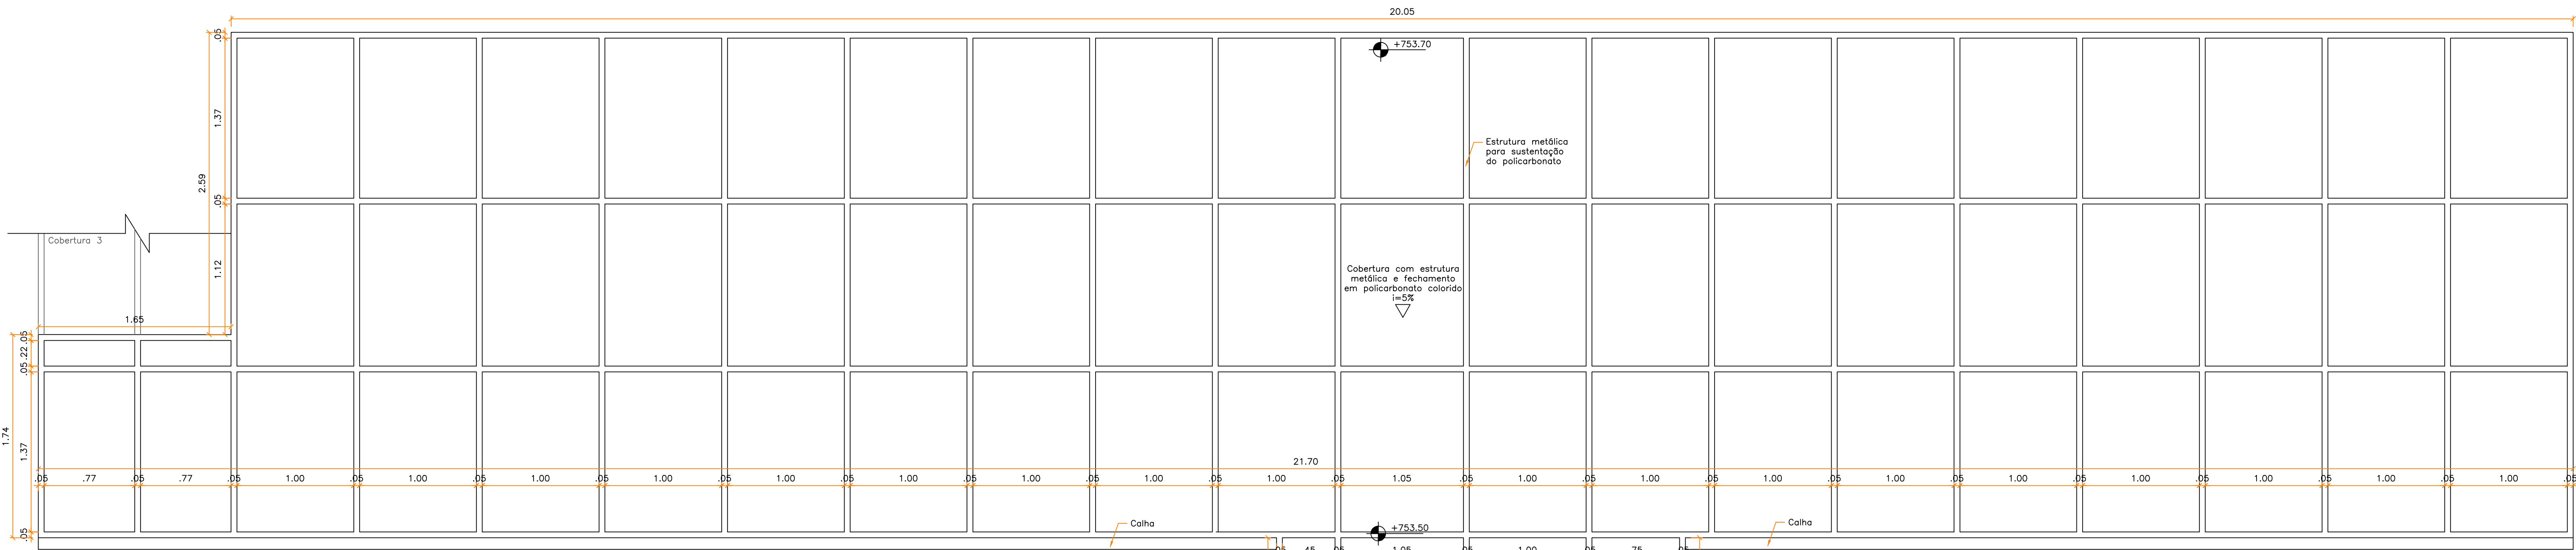


VISTA DE TOPO

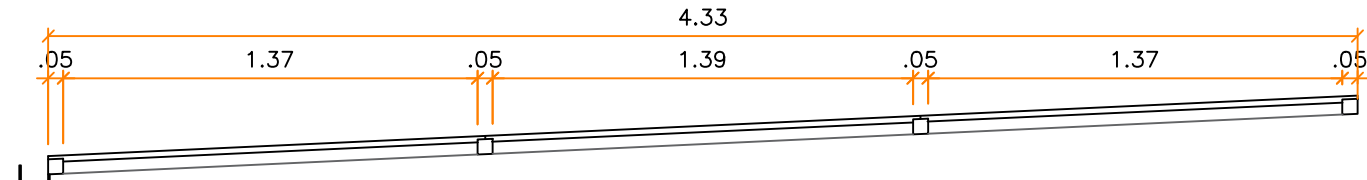


VISTA LATERAL DIREITA

DETALHE COBERTURA 1

ESCALA 1:25

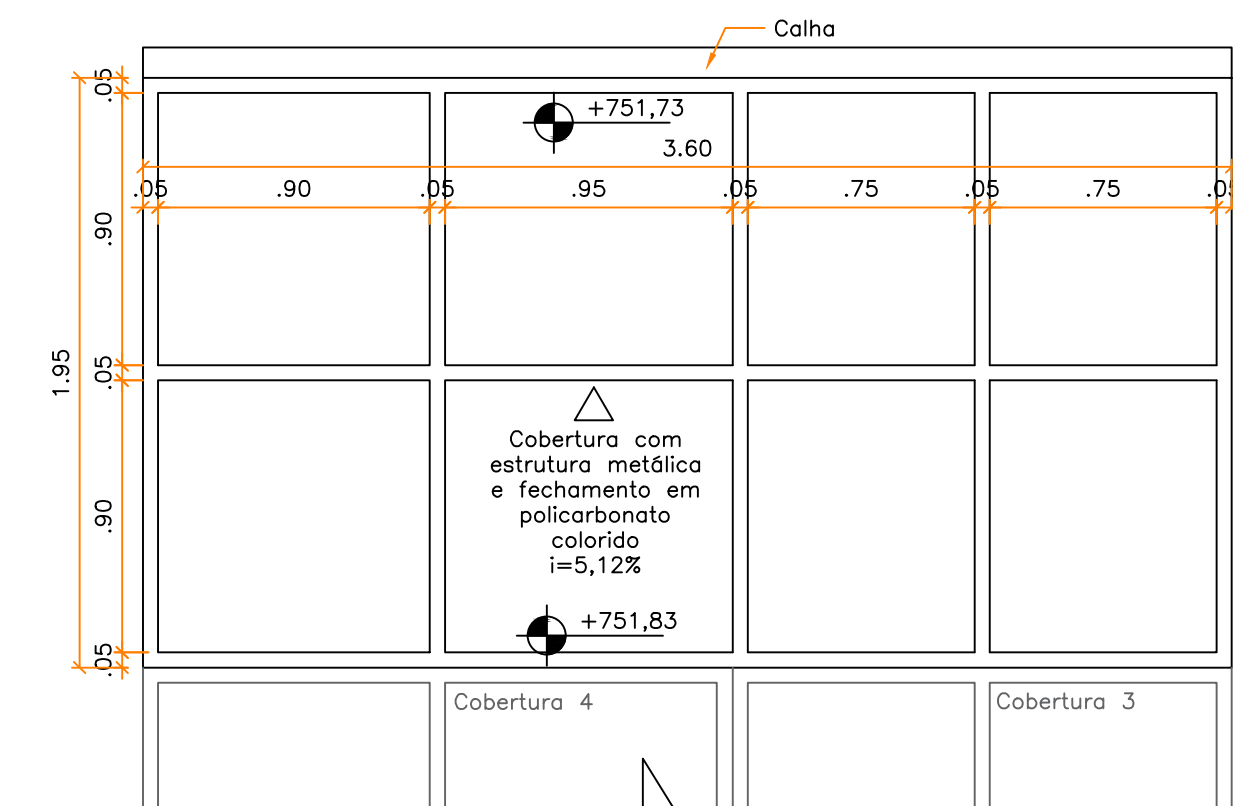


VISTA DE TOPO

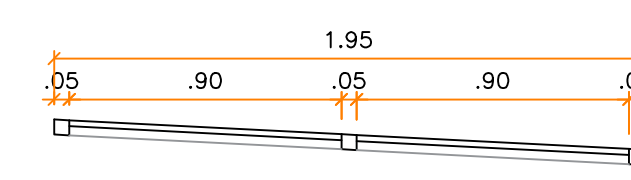


VISTA LATERAL DIREITA

DETALHE COBERTURA 5

ESCALA 1:25

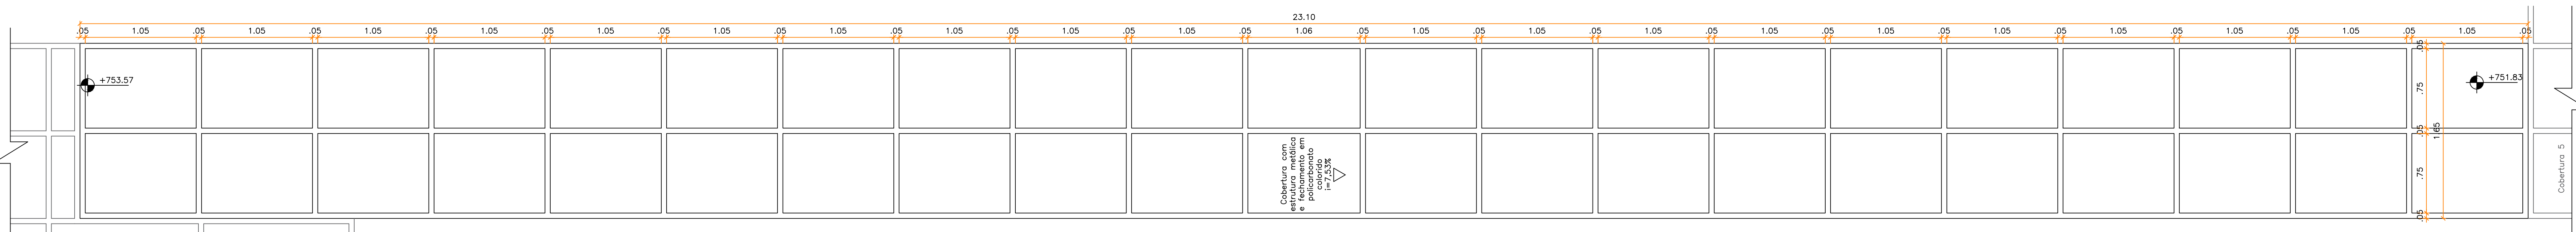


VISTA DE TOPO

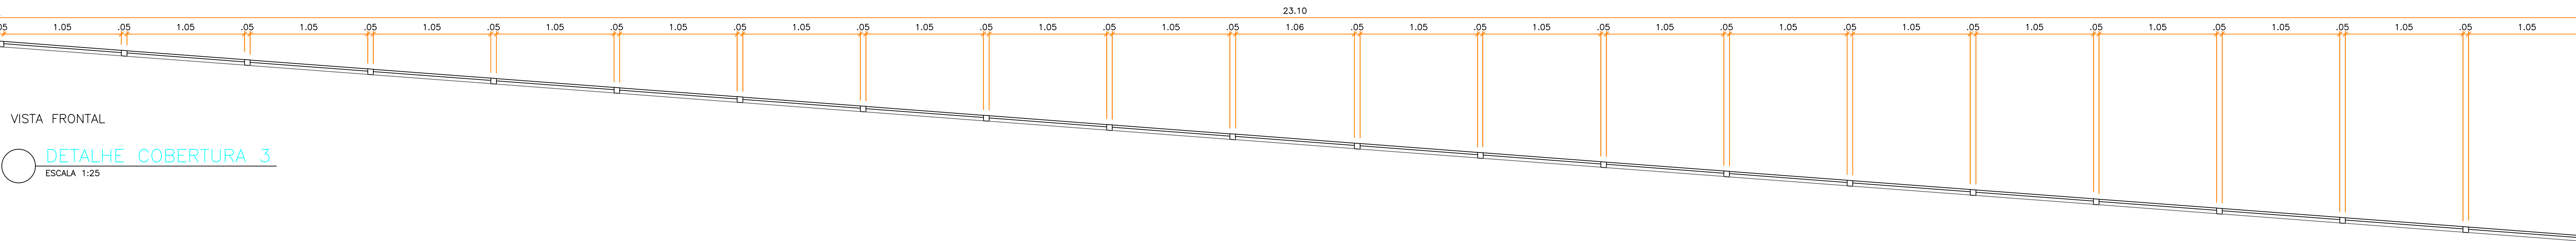


VISTA FRONTAL

DETALHE COBERTURA 3

ESCALA 1:25

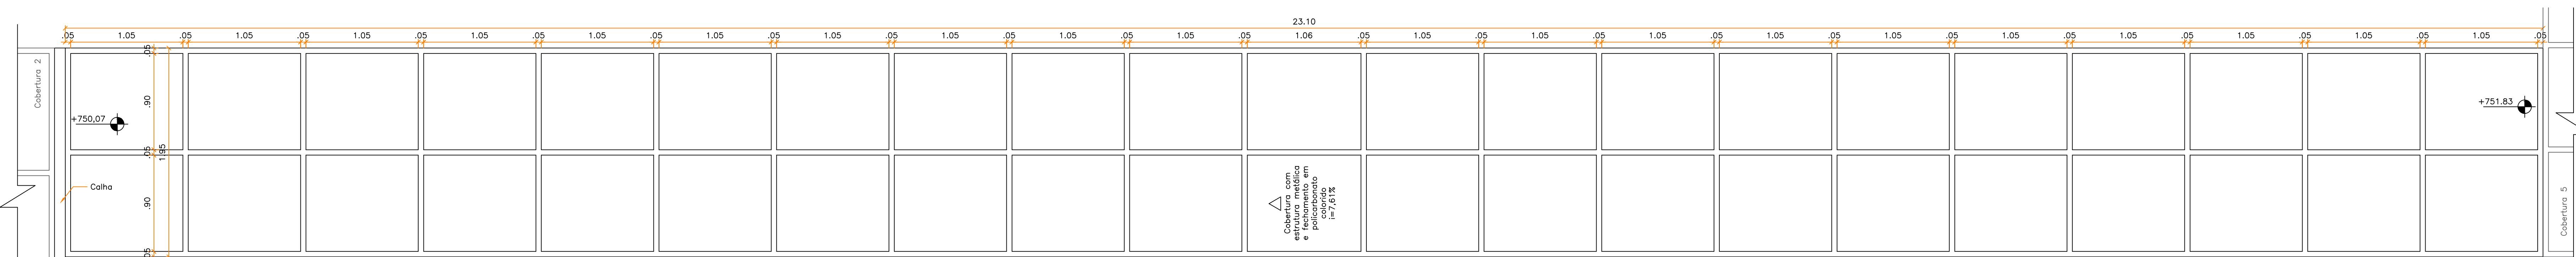

VISTA DE TOPO

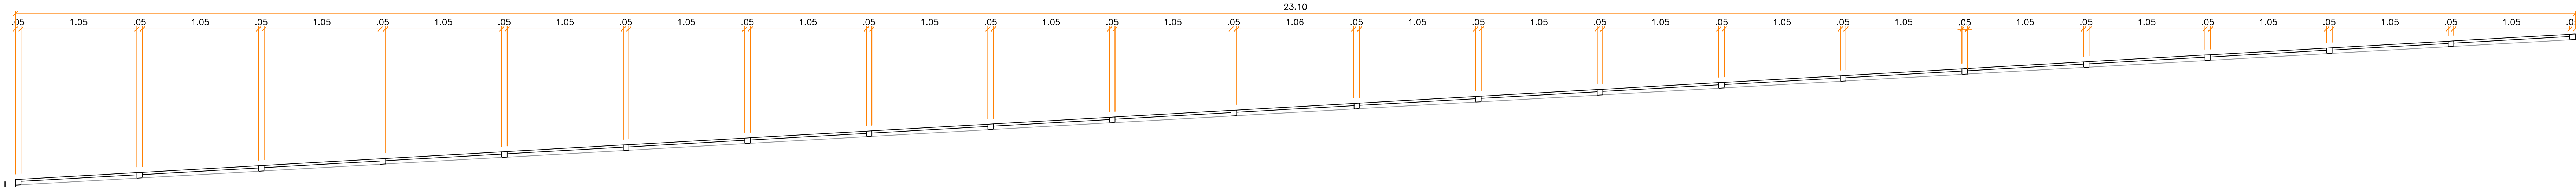

VISTA FRONTAL

DETALHE COBERTURA 4

ESCALA 1:25

TÍTULO

PROJETO DA NOVA ESCOLA MUNICIPAL DONA NANÁ

DETALHES DO PROJETO

PROJETO ARQUITETÔNICO E.M.DONA NANÁ

1:25

FASE 1

PÁG. 1 DE 08

COBERTURA RAMPA

OBSERVAÇÕES

AUTORES

SDU

Proprietário(s):
SECRETARIA DE DESENVOLVIMENTO URBANO / SDU
PREFEITURA MUNICIPAL DE LAGOA SANTA

Responsável Técnico:
DORCENES DE SOUZA BARBOSA
CREA: 147846/D


VISTOS

FOLHA

RESPONSÁVEL PELO PROJETO ARQUITETÔNICO
DR. BRUNO R. G. FREITAS

SECRETÁRIO DE DESENVOLVIMENTO URBANO
DR. BRUNO SALGADO

04/08

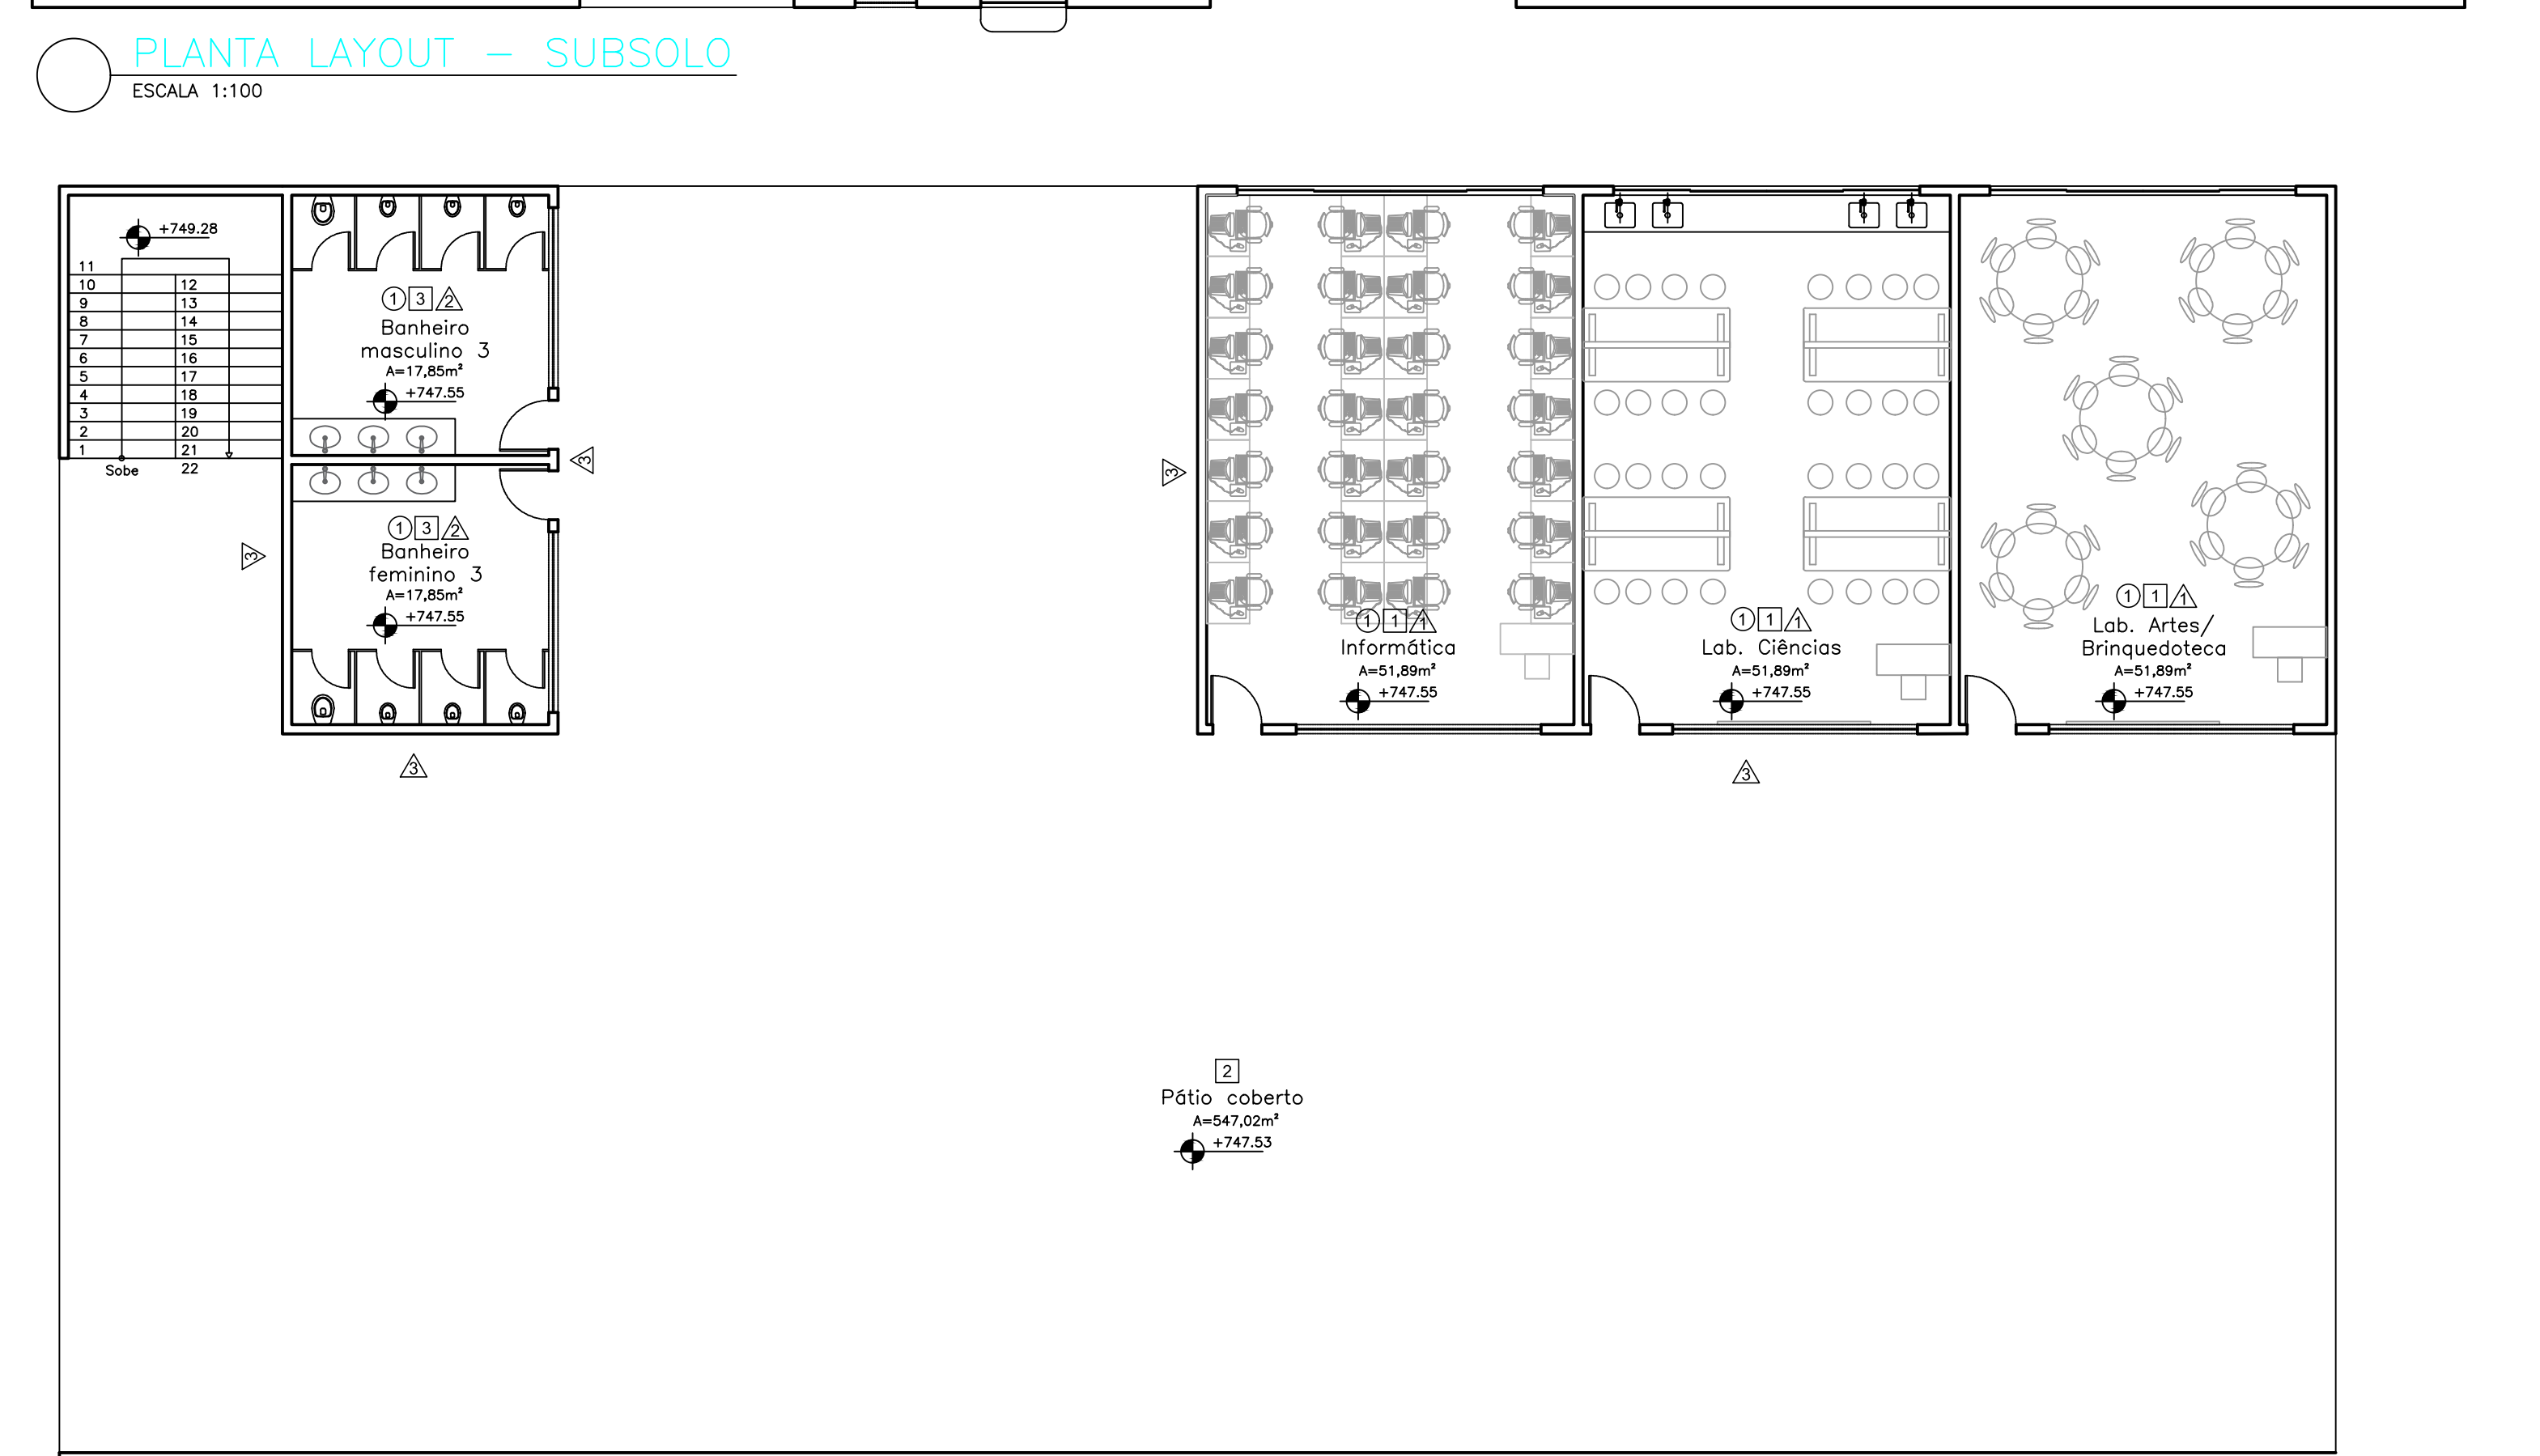

SECRETÁRIO DE DESENVOLVIMENTO URBANO
SR. BRENO SALOMÃO

COZINHA
ESCALA 1:25

VISTA

VISTA

VISTA 3

VISTA

BANHEIRO 1 – FEMININO E MASCULINO
ESCALA 1:25

VISTA

VISTA 2

VISTA

VISTA 4

ESPECIFICAÇÕES		
COD.	QTD.	DESCRIÇÕES
LOUÇAS		
V07	10	BACA SANITÁRIA CONVENCIONAL COM ASSENTO, NA COR BRANCA REF: 100 000 000 000 000
V52	35	BACA SANITÁRIA TAVANTE, COM ASSENTO, NA COR BRANCA REF: 100 000 000 000 000
V17	300	CUBO DE ENCHERTE QVAL, EM LOUÇA BRANCA, 49X55CM REF: 100 000 000 000 000
V12	2	CAVATEL COM CAPACIDADE COM COLUNA EM LOUÇA BRANCA REF: 100 000 000 000 000
V23	4	CAVATEL COM CAPACIDADE COM COLUNA EM LOUÇA BRANCA REF: 100 000 000 000 000
T0	2	TANQUE FRACIONCO COM COLUNA, COM CAPACIDADE DE ATÉ 30L, NA COR BRANCO REF: 100 000 000 000 000
ACESSÓRIOS		
C50	020	DESCRIÇÕES
PA	42	PORTA PAPEL, HIGIENIZO ROLÃO EM PLÁSTICO ABS, COR BRANCO REF: 100 000 000 000 000
T0	23	LOCA-PORTA DE PAPEL, INTERMEDIO EM PLÁSTICO ABS, COR BRANCO REF: 100 000 000 000 000
SA	30	SABONETEIRA EM PLÁSTICO ABS DE THERMO, COR BRANCO, COM CAPACIDADE PARA 300ML REF: 100 000 000 000 000
CS1	336	ESPELHO EM CRISTAL NACIONAL, 4MM, 60X90CM REF: 100 000 000 000 000
E32	4	ESPELHO EM CRISTAL NACIONAL, 4MM, 40X60CM REF: 100 000 000 000 000
B41	8	BARBA DE APOIO RETA, 80CM, ACABAMENTO ALTO BRILHO EM TONAL DE NIQUEL REF: 100 000 000 000 000
B42	8	BARBA DE APOIO RETA, 70CM, ACABAMENTO ALTO BRILHO EM TONAL DE NIQUEL REF: 100 000 000 000 000
B43	8	BARBA DE APOIO RETA, 40CM, ACABAMENTO ALTO BRILHO EM TONAL DE NIQUEL REF: 100 000 000 000 000
B44	2	BARBA DE APOIO RETA, 60CM, ACABAMENTO ALTO BRILHO EM TONAL DE NIQUEL REF: 100 000 000 000 000
TORNEIRAS E REGISTROS		
C50	020	DESCRIÇÕES
CH	8	CHAVEIRO ELÉTRICO COMUM, CORPO DE PLÁSTICO, TIPO BUCHA REF: 100 000 000 000 000
T1	41	TORNEIRA PARA LAVatório, DE MESA, COM FECHAMENTO AUTOMÁTICO REF: 100 000 000 000 000
T2	2	TORNEIRA PARA TANQUE E JARRELA, DE PAREDE, EM METAL REF: 100 000 000 000 000
T3	4	TORNEIRA PARA COZINHA, DE MESA, COM BICA ALTA E ABREJÓIO REF: 100 000 000 000 000
T4	2	TORNEIRA PARA COZINHA, DE MESA, COM BICA MÓVEL E ABREJÓIO ARTICULADO REF: 100 000 000 000 000
DIVERSOS		
C50	020	DESCRIÇÕES
D1	1	BOX DE BANHEIRO EM VIDRO TEMPERADO, 11=100CM REF: 100 000 000 000 000
CB1	4	BOX RETANGULAR DE COZINHA, EM AÇO INOX, ACABAMENTO ESCOVADO, 35X60X19CM REF: 100 000 000 000 000
CB2	2	BOX RETANGULAR DE COZINHA, MODELO INDUSTRIAL, EM AÇO INOX, ACABAMENTO ESCOVADO, 75X40X40CM REF: 100 000 000 000 000
B1	62	BANDEJA DE GRATO PARA AREAS MOLHADAS, PÓLIDO NAS FACES ESPOSTAS, COM TAPETA E RODOGUARDIA, 11=30CM COR BRANCA REF: 100 000 000 000 000
CB2	62	BANDEJA DE GRATO PARA AREAS SECAS, PÓLIDO NAS FACES ESPOSTAS, COM TESTEIRA E RODOGUARDIA, 11=30CM COR BRANCA REF: 100 000 000 000 000
BC1	6	BANCO ARTIFICIAL COM BASE EM CHAPA PERFORADA EM AÇO INOX E OMBREIGOS DE 70X50CM REF: 100 000 000 000 000
BC2	6	BANDEJA DE GRATO PARA AREAS SECAS, PÓLIDO NAS FACES ESPOSTAS, COM TESTEIRA E RODOGUARDIA, 11=30CM COR BRANCA REF: 100 000 000 000 000

BANHEIRO PNE INFANTIL
ESCALA 1:25

VISTA

VISTA

VIST

VIST

VISTA 5

<p>TÍTULO</p> <p>PROJETO DA NOVA ESCOLA MUNICIPAL DONA NANÁ</p>	
<p>DETALHES DO PROJETO</p>	
<p>PROJETO ARQUITETÔNICO E.M.DONA NANÁ</p> <p>ASSUNTO</p>	<p>1:25</p> <p>ESCALA</p>
<p>FASE 1</p> <p>FASES E PRÉDIOS</p>	
<p>DETALHAMENTO ÁREAS MOLHADAS</p>	
<p> </p> <p> </p> <p> </p> <p> </p> <p> </p> <p> </p> <p> </p> <p> </p> <p> </p> <p> </p>	
<p>OBSERVAÇÕES</p>	<p>AUTORES</p> <p>SDU</p> <p><i>Desenhistas(a)</i></p> <p>SECRETARIA DE DESENVOLVIMENTO URBANO / SDU</p> <p>PREFEITURA MUNICIPAL DE LAGOA SANTA</p> <p> </p> <p><i>Responsável Técnico:</i></p> <p>DISPENSER DE DOUTOR BARRIOSA</p> <p>CREA: 147846/O</p>
<p>VISTOS</p> <p> </p> <p> </p> <p> </p> <p>RESPONSÁVEL PELO PROJETO ARQUITETÔNICO</p> <p>SR. BRUNO R. G. FREITAS</p> <p> </p> <p>SECRETÁRIO DE DESENVOLVIMENTO URBANO</p> <p>SR. BRUNO SALGADO</p>	<p>FOLHA</p> <p>07 / 08</p>

[illegible]